


план 1-го этажа

ЭКСПЛИКАЦИЯ ПОМЕЩЕНИЙ 1-го ЭТАЖА

?	НАЗВАНИЕ ПОМЕЩЕНИЯ	S, м ²
1-1	входной тамбур	16,52 м ²
1-2	холл	36,47 м ²
1-3	кухня	21,96 м ²
1-4	столовая	53,52 м ²
1-5	тамбур при кухне	4,93 м ²
1-6	каминная зона	51,82 м ²
1-7	кинотеатр-гостиная	68,14 м ²
1-8	переход в зону джакузи	4,20 м ²
1-9	санузел	1,75 м ²
1-10	прачечная	5,04 м ²
1-11	зал джакузи	17,91 м ²
1-12	сауна	7,93 м ²
1-13	душ	4,15 м ²
ИТОГО :		294,34 м ²

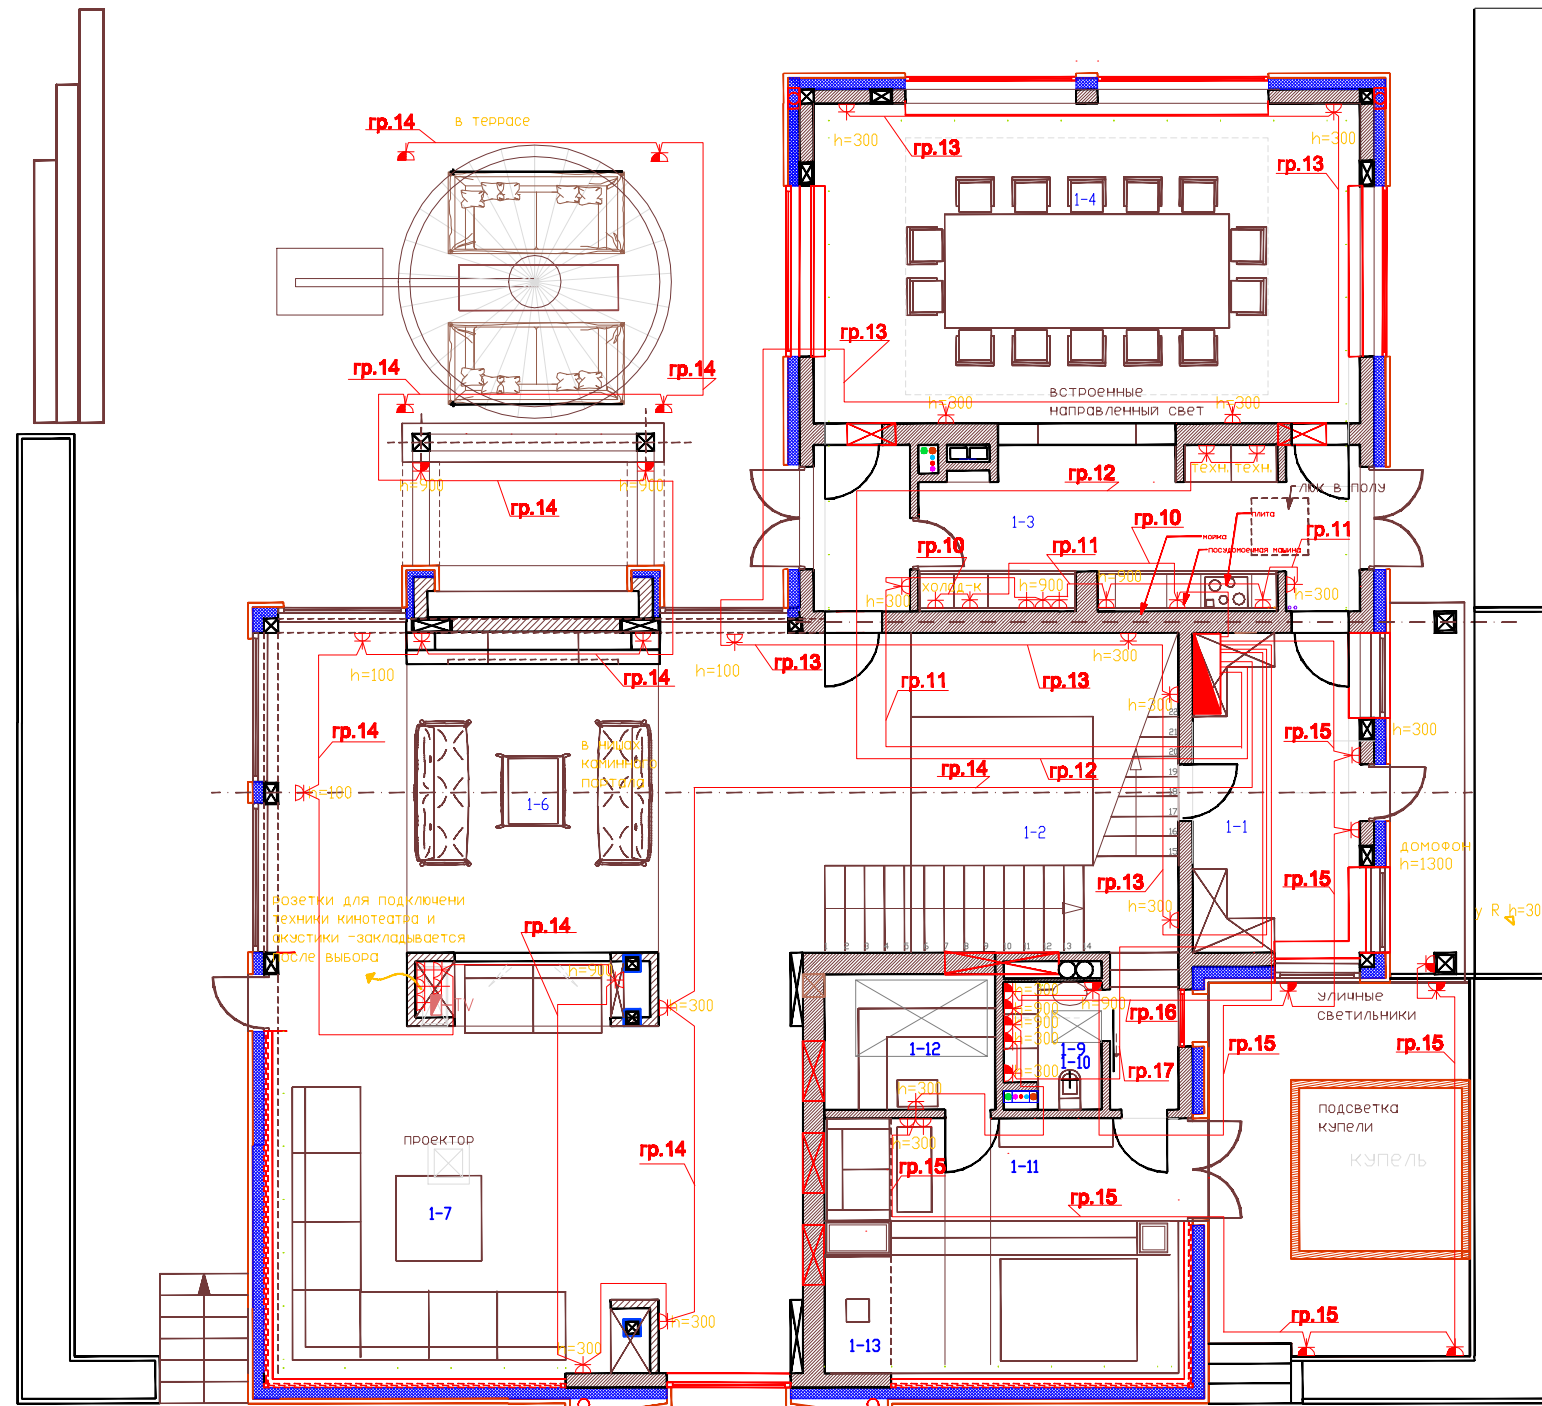

ПРИНЯТЫЕ УСЛОВНЫЕ ОБОЗНАЧЕНИЯ

	Щиток распределительный
	Щиток противопожарный
	Щиток автоматизации
	Выпуск 220 В в распределительной коробке
	Выпуск 380 В в распределительной коробке
	Распределительная коробка
	Розетка 250V 16A скрытой установки
	Розетка 250V 16A IP44 скрытой установки с крышкой
	Розетка 250V 16A IP44 скрытой установки
	Трансформатор
	Розетка телевизионная 3 кат.
	Розетка компьютерная 5 кат.
	Розетка компьютерная двоякая 5 кат.
	Розетка телевизионная (управление)
	Розетка телевизионная
	Розетка телевизионная (TV+Sat)
	Розетка телевизионная (управление)+комп.
	Розетка акустическая R/L
	Розетка акустическая
	Оповещатель световой
	Оповещатель звуковой
	ПИР датчик
	Датчик открытия двери "Гарант"
	Извещатель пожарный дымовой
	Извещатель протечки
	Извещатель пожарный тепловой
	Пульт управления
	Прибор ОПИС
	Домофон
	Насос
	Вентилятор
	Регулятор

Изм.	Кол.	Лист	N док.	Подпись	Дата	Проект			
						Индивидуальный жилой дом			
						Внутренние электрические сети	Стадия	Лист	Листов
							РП	15	22
						Розеточная сеть 1го этажа дома			