


план 1-го этажа

ЭКСПЛИКАЦИЯ ПОМЕЩЕНИЯ 1-го ЭТАЖА

?	НАЗВАНИЕ ПОМЕЩЕНИЯ	S, м2
1-1	входная тамбур	16,52 м2
1-2	холл	36,47 м2
1-3	кухня	21,96 м2
1-4	столовая	53,52 м2
1-5	тамбур при кухне	4,93 м2
1-6	каминная зона	51,82 м2
1-7	кинотеатр-гостиная	68,14 м2
1-8	переход в зоны джакузи	4,20 м2
1-9	санузел	1,75 м2
1-10	прачечная	5,04 м2
1-11	зал джакузи	17,91 м2
1-12	сауна	7,93 м2
1-13	душ	4,15 м2
ИТОГО :		294,34м2

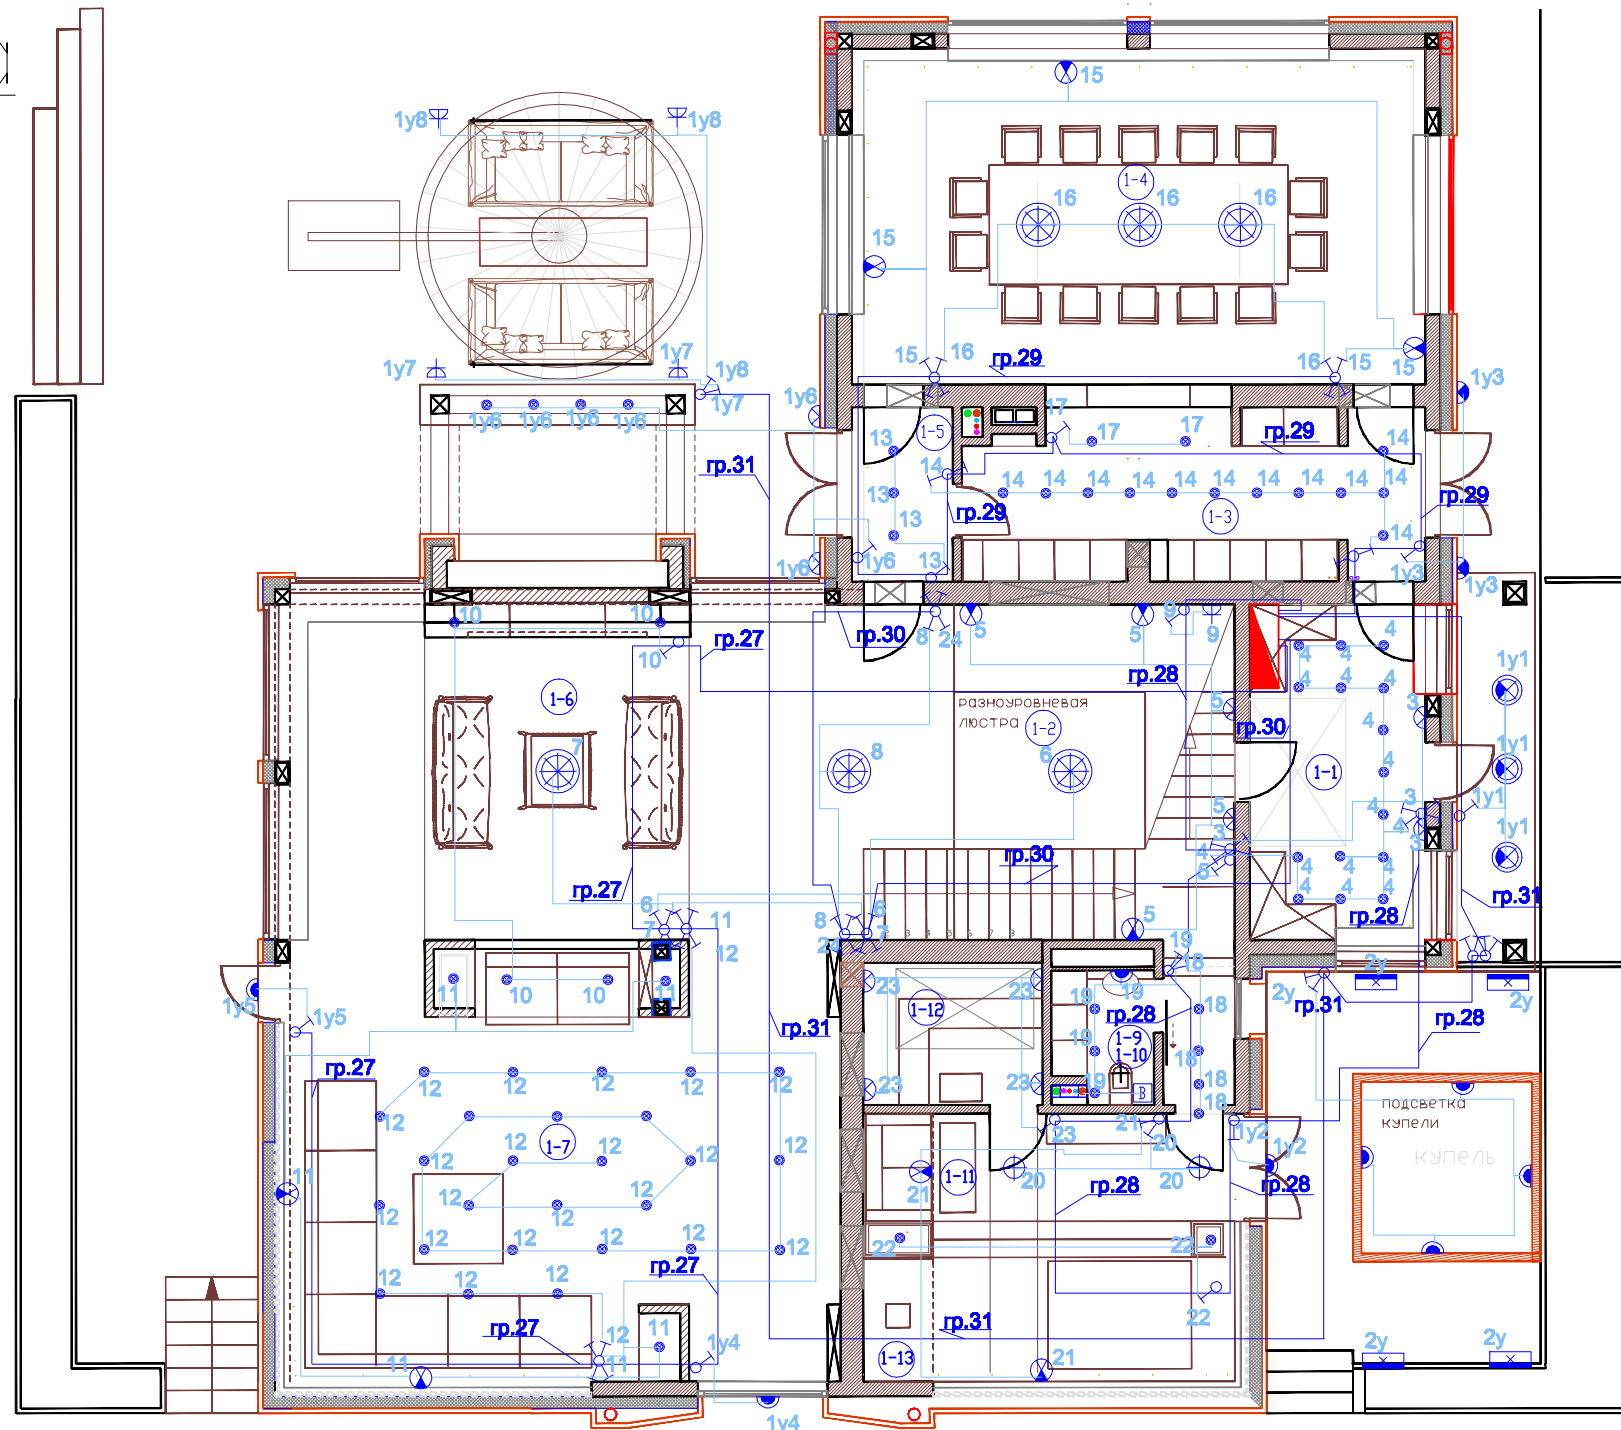

ПРИНЯТЫЕ УСЛОВНЫЕ ОБОЗНАЧЕНИЯ

⊗	Выключатель одноклавишный скрытой установки
⊗	Выключатель одноклавишный IP44 скрытой установки
⊗	Выключатель одноклавишный скрытой установки с подсв.
⊗	Выключатель одноклавишный IP44 скрытой установки с подсв.
⊗	Выключатель двухклавишный скрытой установки
⊗	Переключатель одноклавишный скрытой установки
⊗	Переключатель одноклавишный скрытой установки IP44
⊗	Переключатель одноклавишный скрытой установки с подсв.
⊗	Переключатель одноклавишный скрытой установки IP44 с подсв.
⊗	Переключатель двухклавишный скрытой установки
⊗	Выключатель одноклавишный перекрестный скрытой установки
⊗	ИК радиодатчик присутствия
⊗	ИК Доп элемент
⊗	Радиовыключатель
⊗	Радиоконтактор
⊗	Диммер
⊗	Светильник потолочный навесной люстра
⊗	Светильник потолочный навесной
⊗	Светильник потолочный навесной влагозащитный
⊗	Светильник потолочный накладной
⊗	Светильник потолочный накладной влагозащитный
⊗	Светильник точечный 220В
⊗	Светильник точечный 220В влагозащитный
⊗	Светильник точечный низковольтный
⊗	Светильник точечный низковольтный влагозащитный
⊗	Светильник точечный низковольтный с трансформ.
⊗	Светильник точечный низковольтный с трансформ. IP44
⊗	Трансформатор
⊗	Проектор (светильник направленного света)
⊗	Подсветка неоновая
⊗	Светильник шинный
⊗	Светильник настенный влагозащитный Наружный
⊗	Светильник настенный Бра
⊗	Светильник настенный влагозащитный Бра
⊗	Светильник люминисцентный
⊗	Светильник люминисцентный, влагозащитный
⊗	Вентилятор
⊗	Выпуск 220 В

Изм.	Кол.	Лист	N док.	Подпись	Дата	Проект ЭОМ			
						Индивидуальный жилой дом			
Разраб.						Внутренние электрические сети	Стадия РП	Лист 11	Листов 22
Проверил						Групповые сети			
Утвердил						эл. освещения 1го этажа дома			